


STATO MODIFICATO

STABILE VIA MONTEROSA - PIANO TERRA - SCALA 1:100

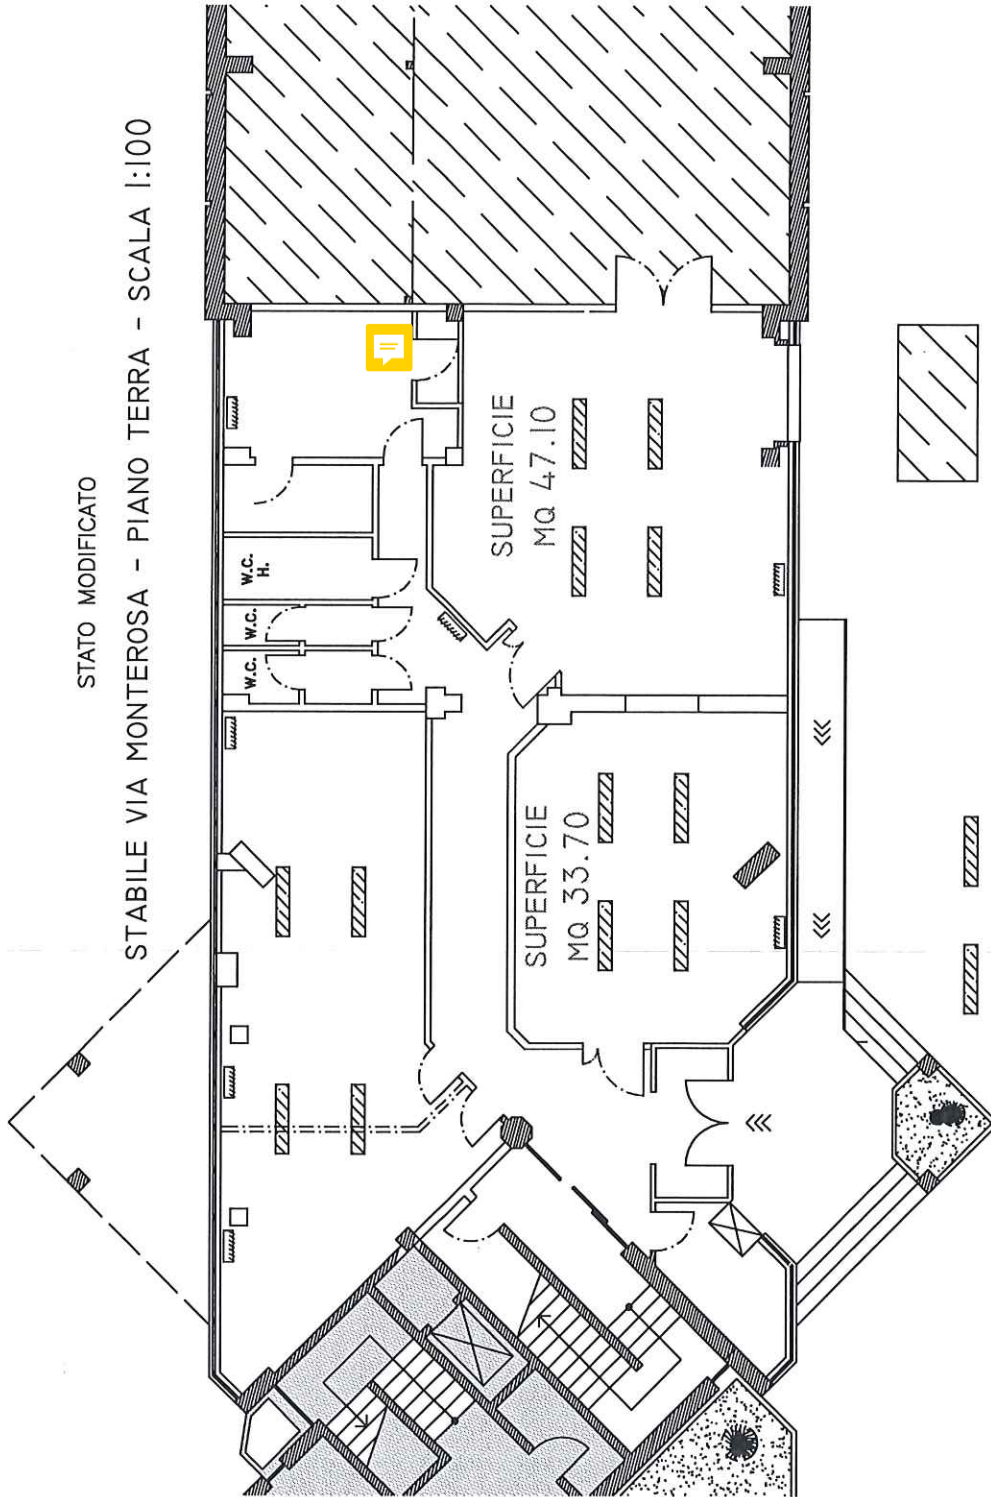


SUPERFICIE PAVIMENTATA A QUARZO
LISCIO
ALTEZZA +CM 10 RISPETTO ALLA
PAVIMENTAZIONE DEL PIANO

LEGENDA

- DRANTE
- ESTINTORE
- QUADRO ELETTRICO
- USCITA DI SICUREZZA
- PORTA RESISTENTE AL FUOCO QUALCOSA
- PORTA RESISTENTE AL FUOCO QUALCOSA
- ALLARME ANTINCENDIO
- IMPIANTO AUTOMATICO DI RIVELAZIONE DI INCENDIO

VOI SIETE QUI

VIE DI FUGA

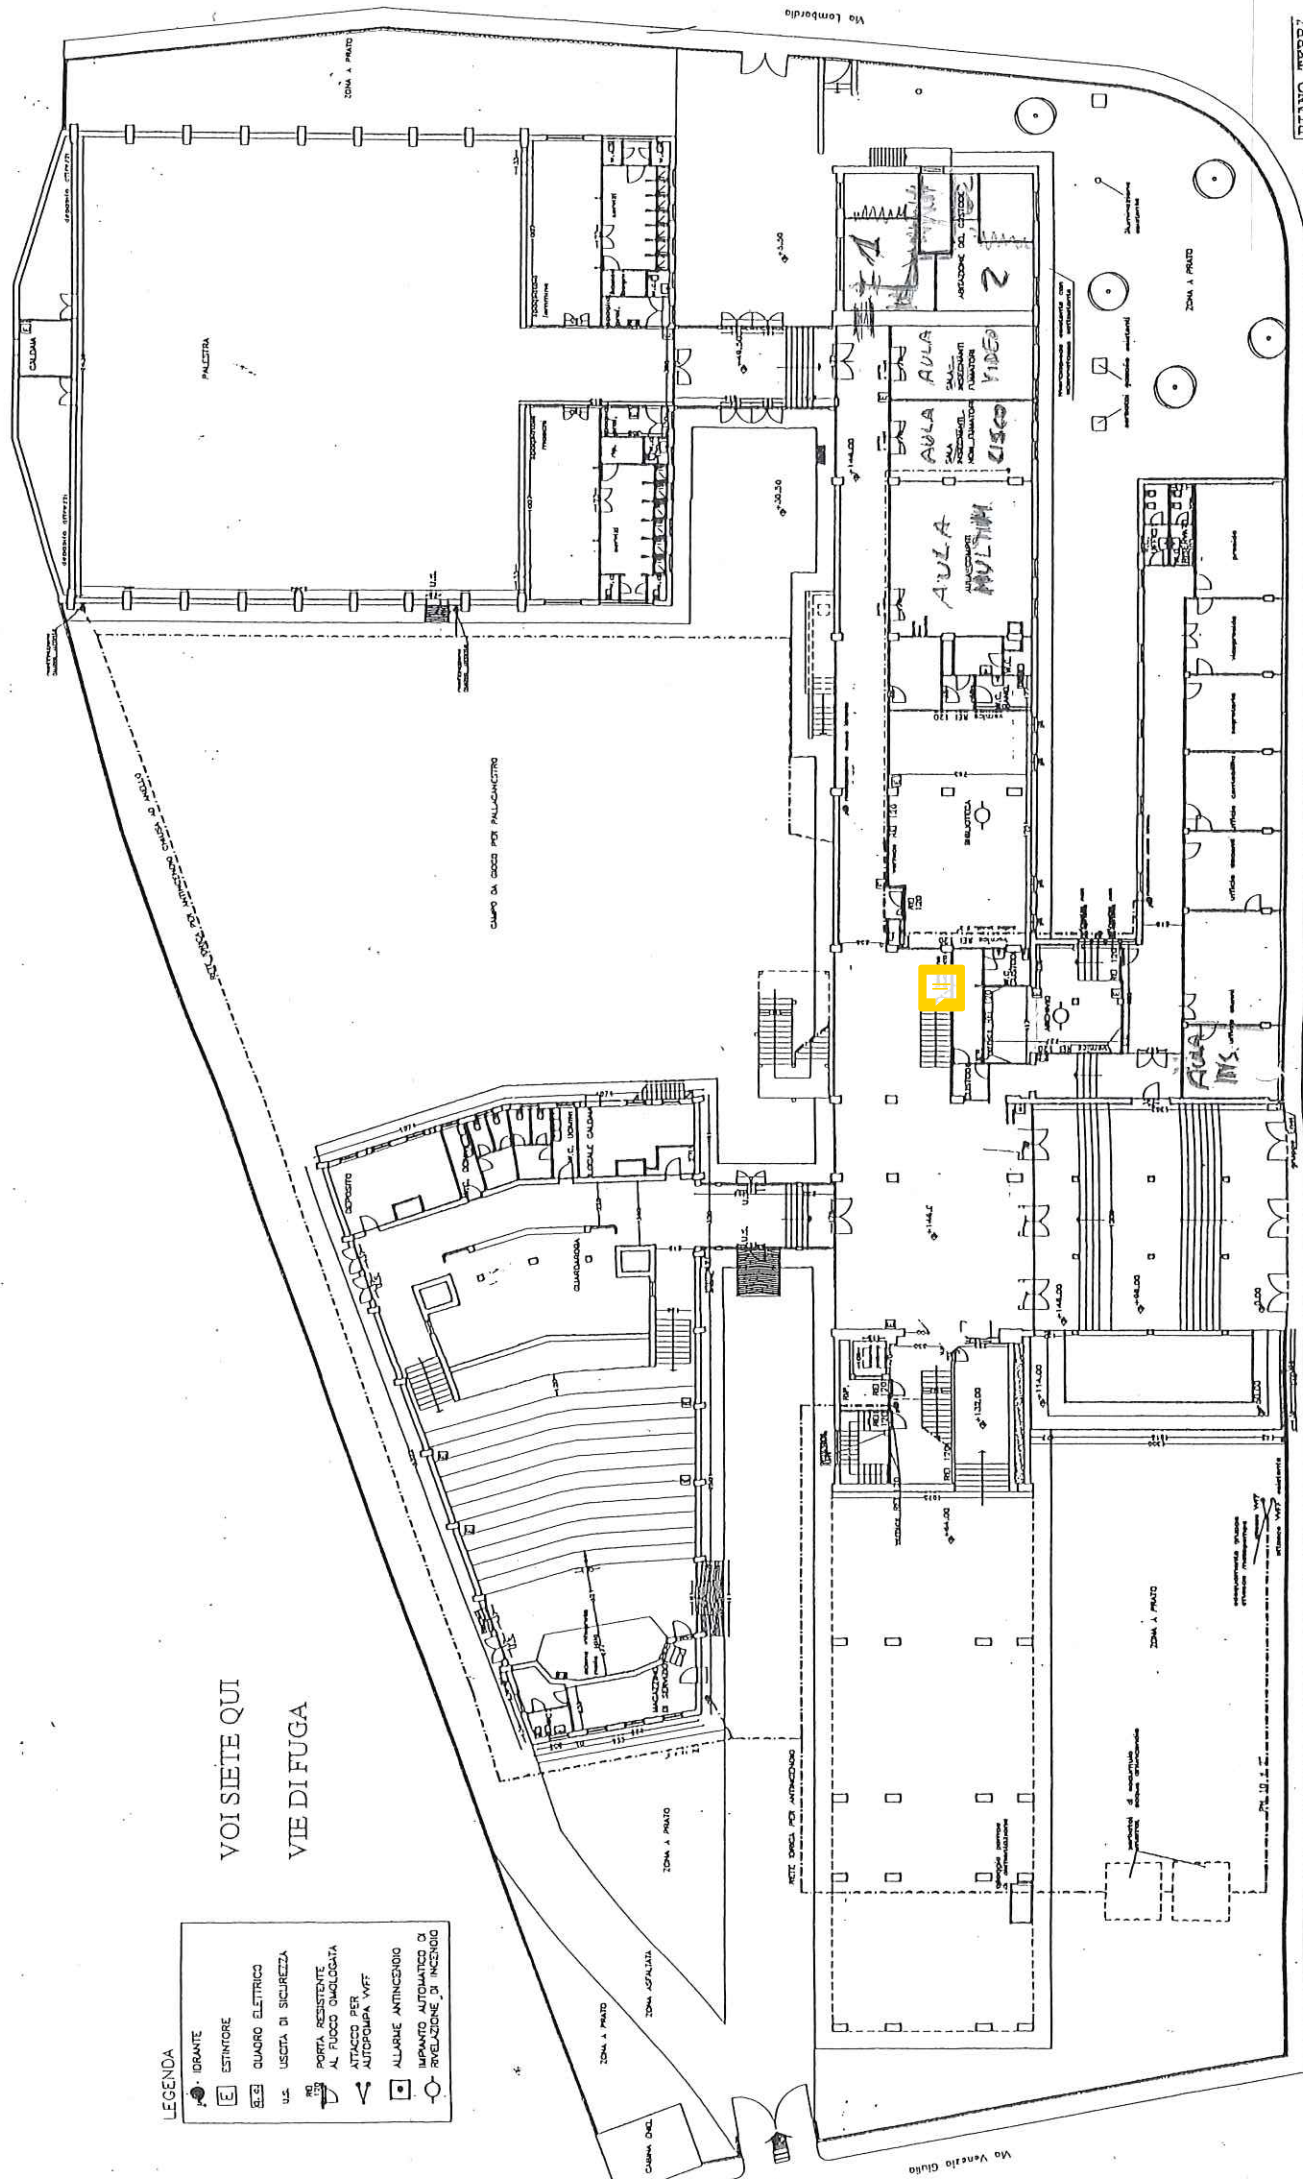

COMUNE DI GROSSETO
PROVINCIA DI GROSSETO

L.T.C.
ISTITUTO TEC. COMM. V DA FOSSOMBRONI
VIA SICILIA 45

Società di Progettazione
Ing. **Stefano Cecchi**
Via San'Andrea 15 - 57030 Grosseto (GR)
Tel. 0564/272211 Fax. 0564/272212
E-mail: stefano.cecchi@istruzione.net

Progettazione
Ing. **Stefano Cecchi**
Via San'Andrea 15 - 57030 Grosseto (GR)
Tel. 0564/272211 Fax. 0564/272212
E-mail: stefano.cecchi@istruzione.net


Progettazione
Ing. **Stefano Cecchi**
Via San'Andrea 15 - 57030 Grosseto (GR)
Tel. 0564/272211 Fax. 0564/272212
E-mail: stefano.cecchi@istruzione.net

Progettazione
Ing. **Stefano Cecchi**
Via San'Andrea 15 - 57030 Grosseto (GR)
Tel. 0564/272211 Fax. 0564/272212
E-mail: stefano.cecchi@istruzione.net


090-0272-01-L1

Descrizione	Quantità	Unità	Prezzo	Totale
1. Impianto idraulico	1	lotto		
2. Impianto elettrico	1	lotto		
3. Impianto termico	1	lotto		
4. Impianto di ventilazione	1	lotto		
5. Impianto di riscaldamento	1	lotto		
6. Impianto di condizionamento	1	lotto		
7. Impianto di illuminazione	1	lotto		
8. Impianto di sicurezza	1	lotto		
9. Impianto di allarme	1	lotto		
10. Impianto di videosorveglianza	1	lotto		
11. Impianto di telecomunicazioni	1	lotto		

PIANO PRIMO
L1
10462210.9997

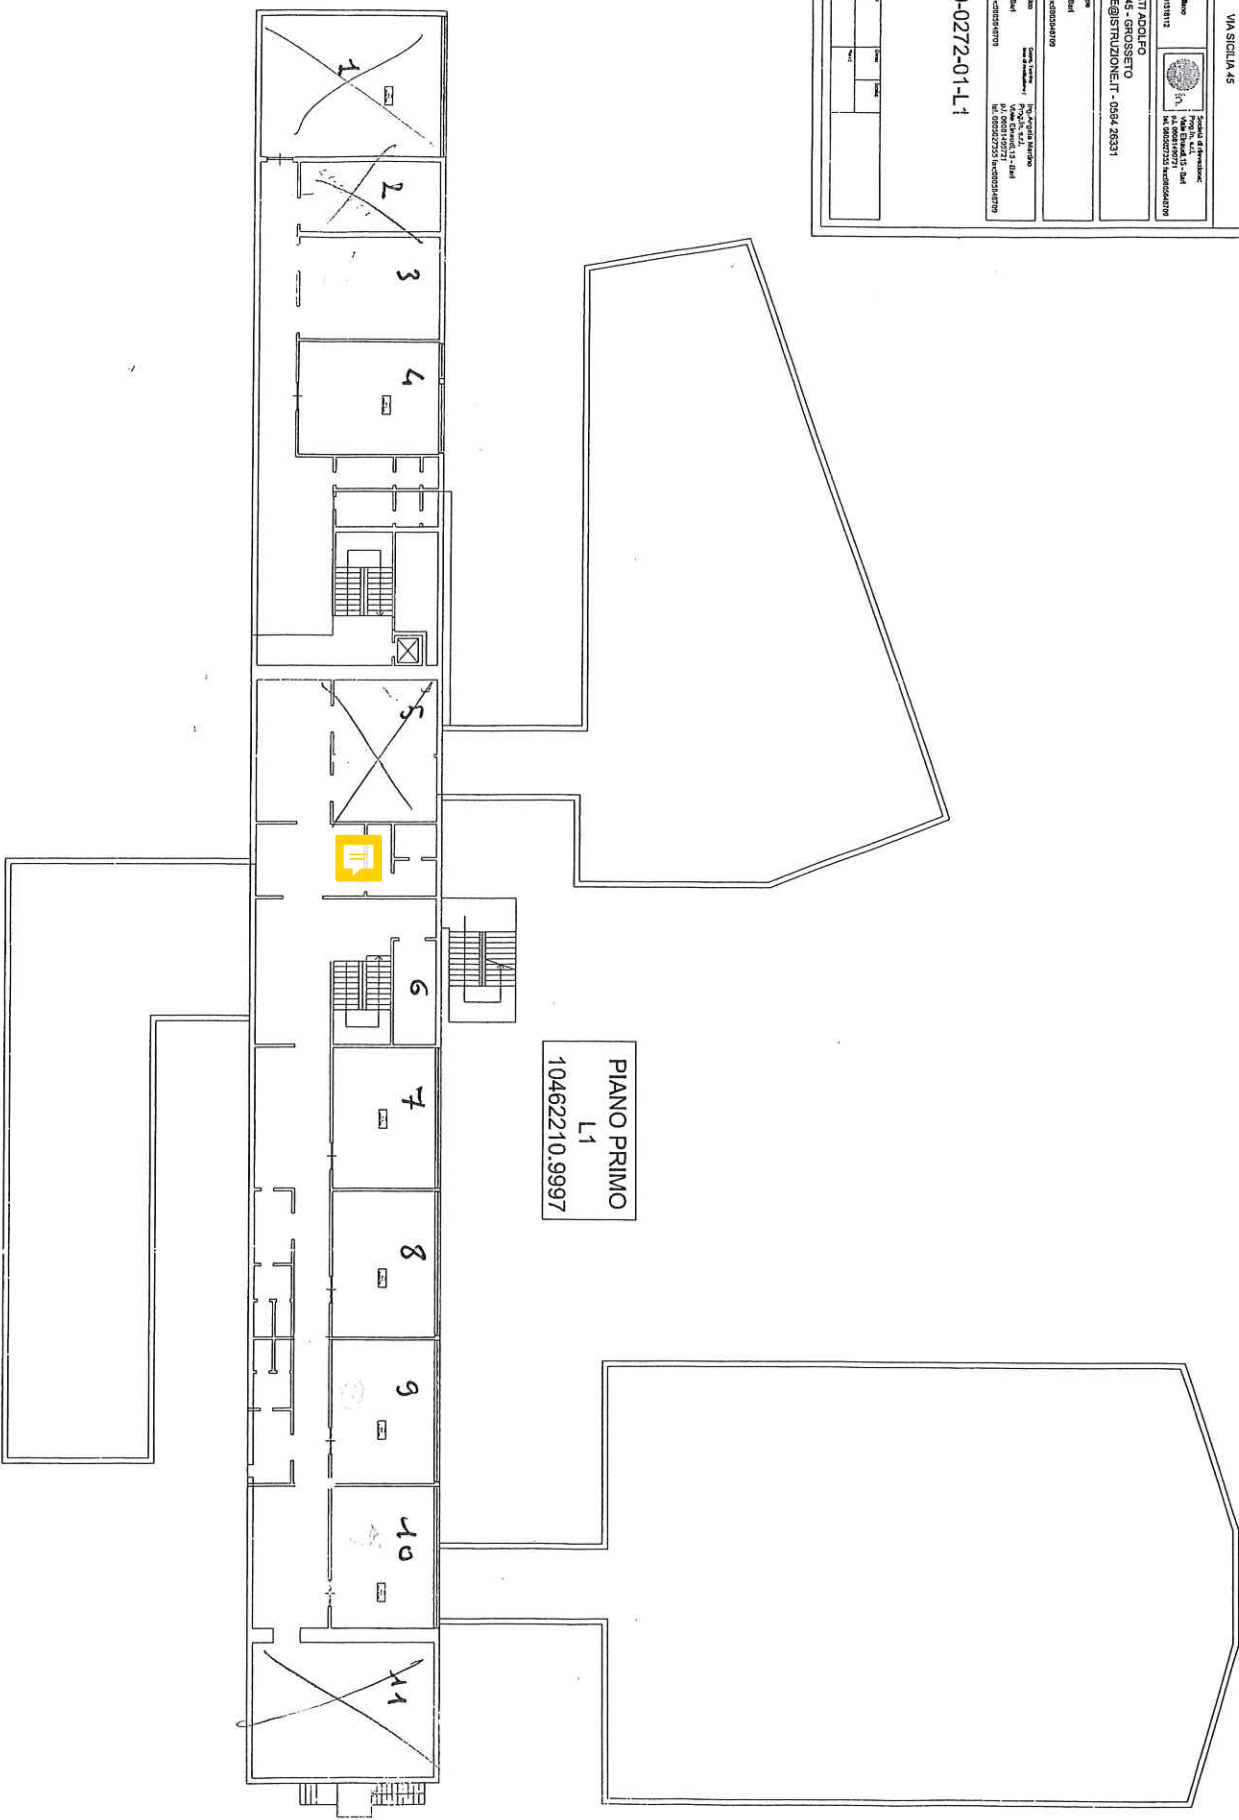

PIANO SECONDO
L2
10462210.9997

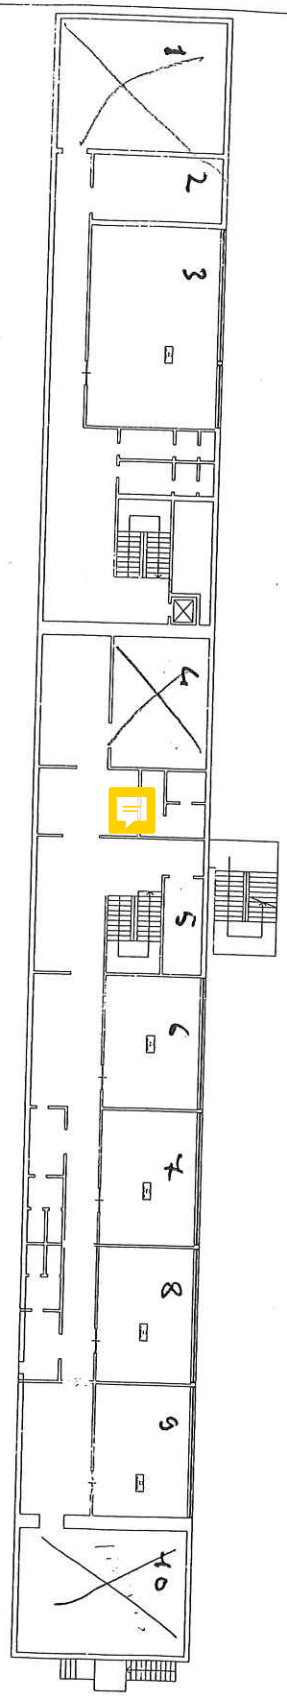

COMUNE DI GROSSETO
PROVINCIA DI GROSSETO

ISTITUTO TEC. COMM. V.DA FOSSOMBRONI
L.T.C.
VIA SICULA 45


PIRELLA GÖTTSCHE LOWE
Via S. Maria 15 - 50139 Firenze
Tel. 055/2389111 - Fax 055/2389112
www.pgl.it

PIRELLA GÖTTSCHE LOWE
Via S. Maria 15 - 50139 Firenze
Tel. 055/2389111 - Fax 055/2389112
www.pgl.it

PIRELLA GÖTTSCHE LOWE
Via S. Maria 15 - 50139 Firenze
Tel. 055/2389111 - Fax 055/2389112
www.pgl.it

PIRELLA GÖTTSCHE LOWE
Via S. Maria 15 - 50139 Firenze
Tel. 055/2389111 - Fax 055/2389112
www.pgl.it

090-0272-01-L2

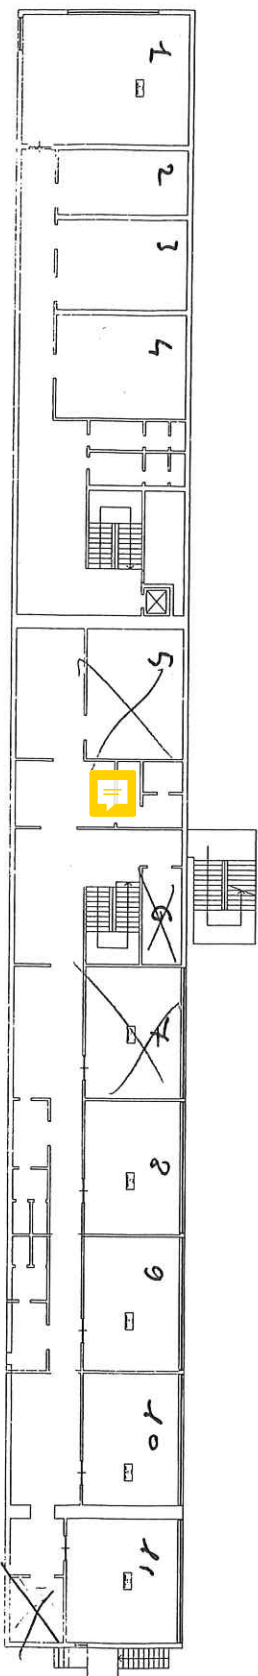

COMUNE DI GROSSETO
PROVINCIA DI GROSSETO

I.T.C.
ISTITUTO TEC. COMM. V. DA FOSSOMBRONI
VIA SICILIA 45




 People, not
 Water Overlaid - Don
 P.O. Box 10000
 Mt. Pleasant, SC 29526-0000

Prof. TURBATTI ADOLFO
VIA SICILIA 45 - GROSSETO
GRITD03000E@ISTRUZIONE.IT - 0564 26533

Free! In, a.J.
Viale Chiusa, 15 - Bari
P.I. 06061430721
Tel. 0805027255 Fax 080504870


2000, 1999 Not a candidate	Genov, J. George F. 1400 Pineh, 97.5, Vista Estate, 15 - Ball P.O. 00081460721 tel. 879202735 fax. 8610546728	Cont. 1999 Not a candidate	Van Ardenne, Marcus P.O. 97.5, Vista Estate, 15 - Ball P.O. 00081460721 tel. 879202735 fax. 8610546728
-------------------------------	---	-------------------------------	--

090-0272-01-L3

Participant	Age	Sex
Mrs. Catherine Maurilio		
Francoise		
Mrs. Lucienne Elias		
Marceline Mrs. Joseph M. Elias		



PIANO QUARTO
L4
10462210.9997

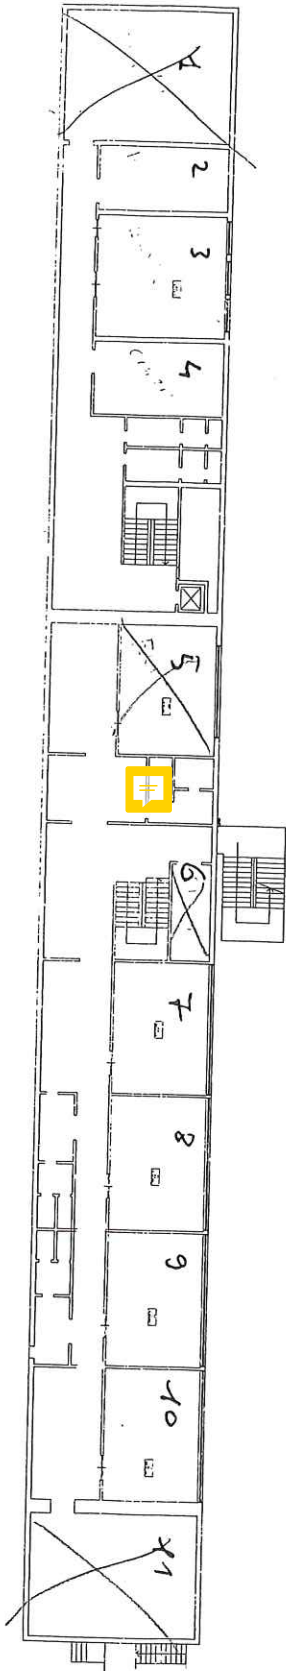

COMUNE DI GROSSETO
PROVINCIA DI GROSSETO

ISTITUTO TEC. COMM. VIA ROSCONIERONI
L.T.C.
VIA SICILIA 45

Logo of the Municipality of Grosseto
Comune di Grosseto
Via della Libertà, 10
51100 Grosseto (GR)
Tel. 0564/283311
Fax 0564/283312
E-mail: info@comune.grosseto.it

Logo of the Technical Institute
Istituto Tecnico Commerciale
Via Rosconieroni, 45
51100 Grosseto (GR)
Tel. 0564/283311
Fax 0564/283312
E-mail: info@istituto.com

Logo of the Technical Institute
Istituto Tecnico Commerciale
Via Rosconieroni, 45
51100 Grosseto (GR)
Tel. 0564/283311
Fax 0564/283312
E-mail: info@istituto.com

090-0272-01-L4

PROGETTO	1:200	1:200	1:200
PROGETTO	1:200	1:200	1:200
PROGETTO	1:200	1:200	1:200
PROGETTO	1:200	1:200	1:200