


ISTITUTO COMPRENSIVO "BORRELLO- FIORENTINO"- via Maratazzo LAMEZIA TERME (CZ)

SEDE BORRELLO_ piazza 5 DICEMBRE

PIANTA PIANO PRIMO SCALA 1:100

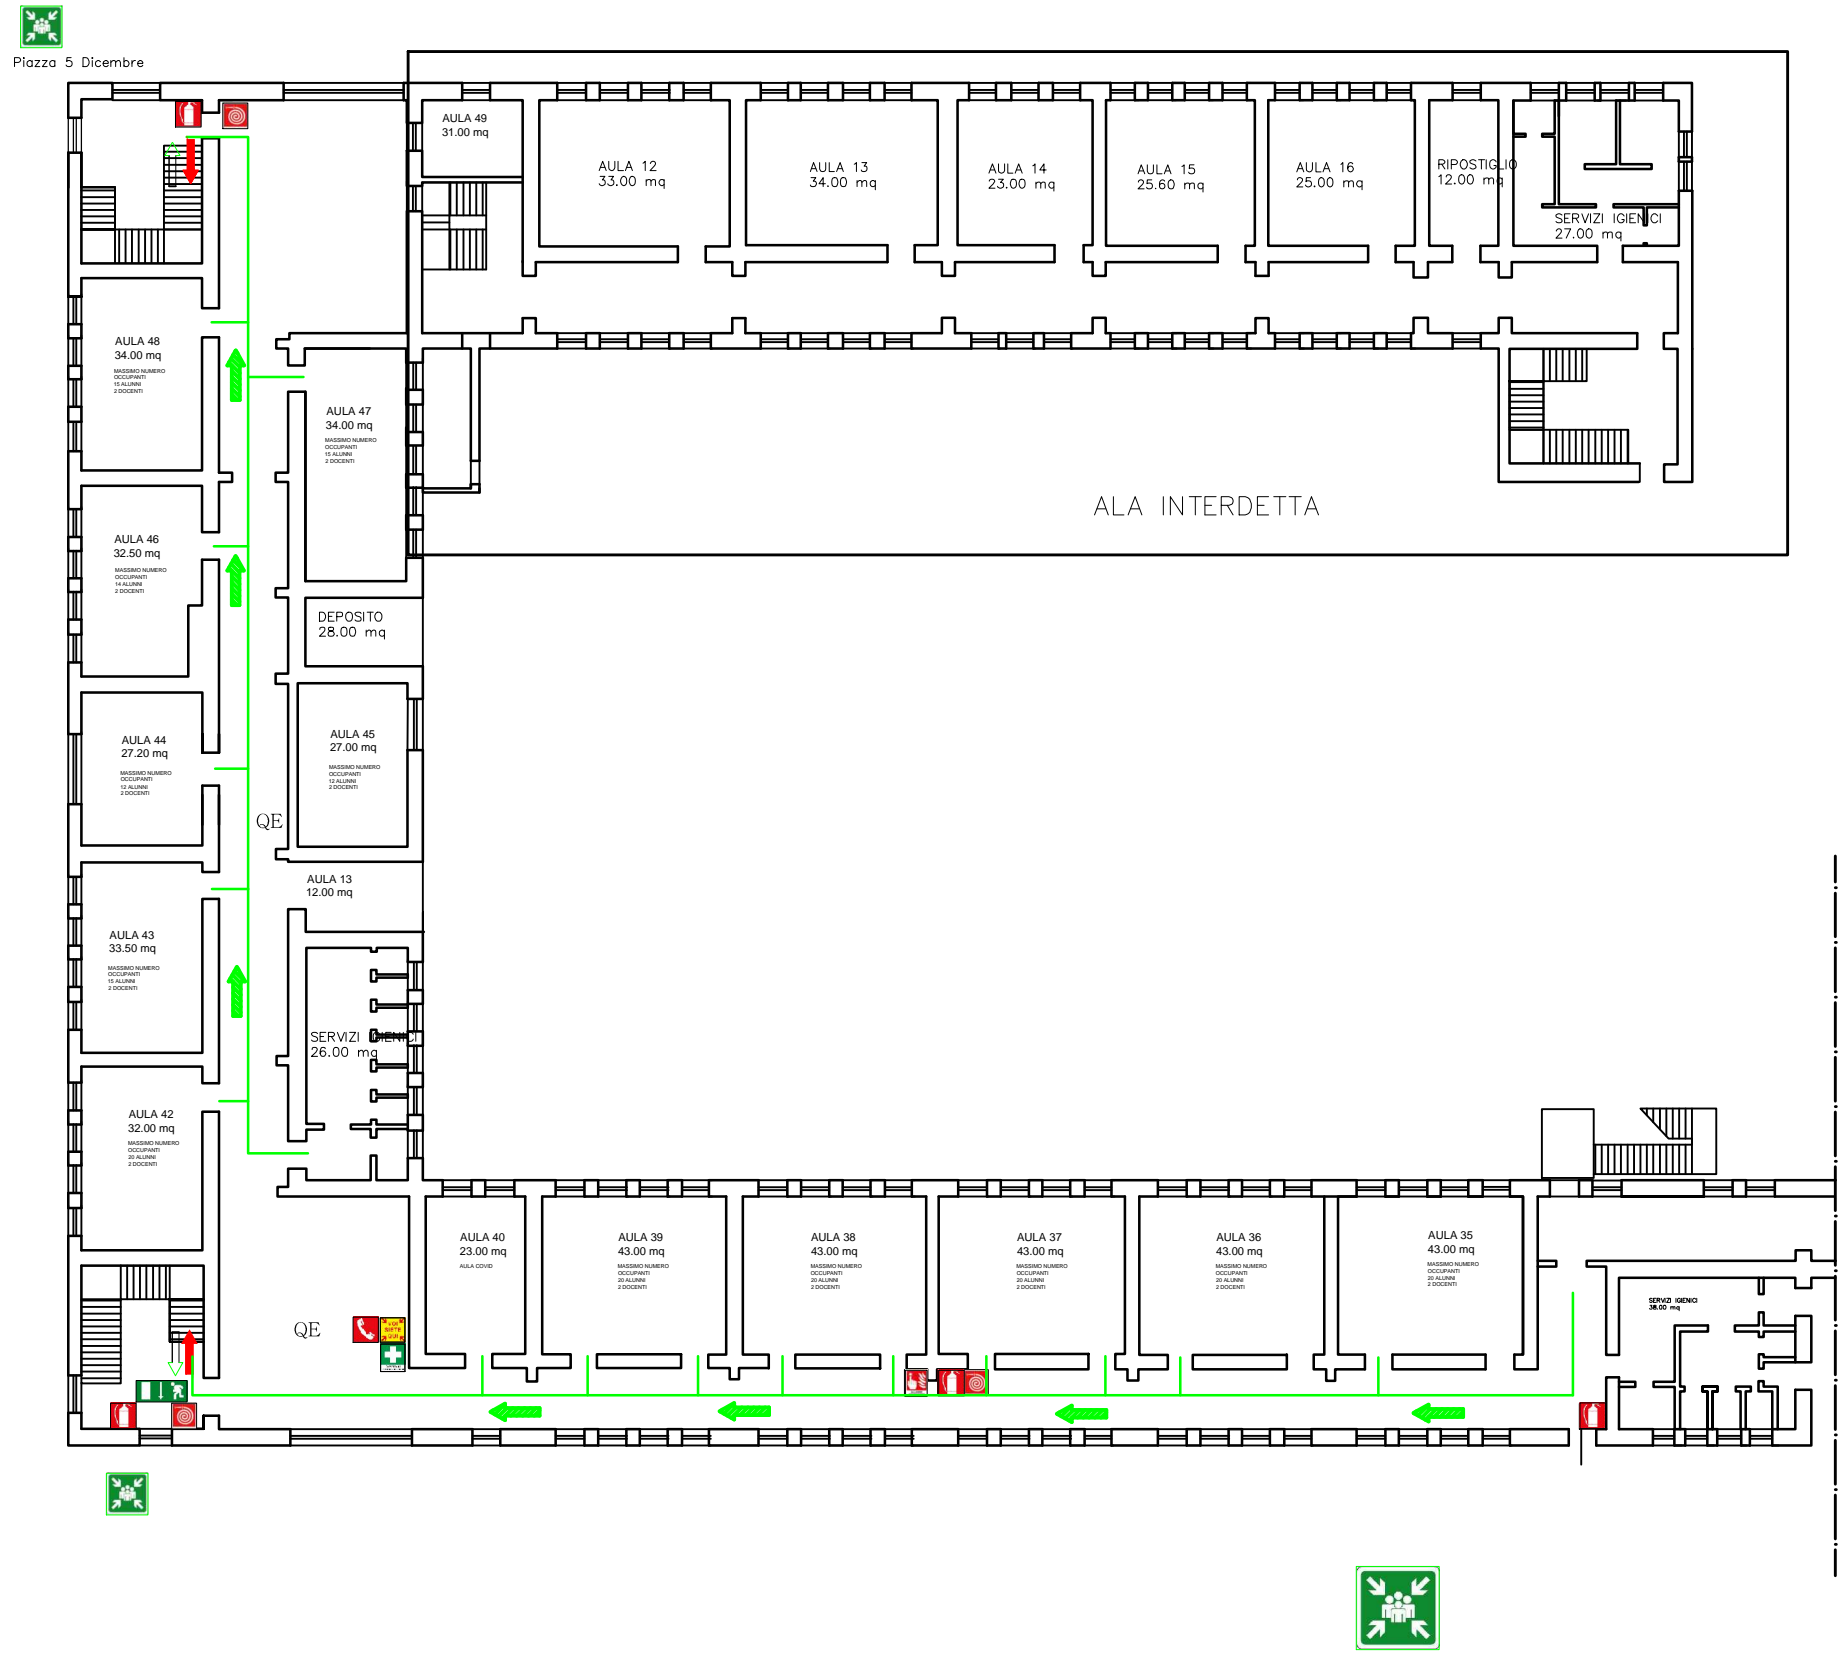

Legenda

- Posizione Utente
- Telefono Emergenze
- Estintore Portatile A POLVERE
- Estintore Portatile CO2
- Estintore CARRELLABILE
- Idrante
- Allarme antincendio
- Pulsante di allarme antincendio
- Intercettazione acqua
- Intercettazione gas
- Punto di raccolta
- Cassetta Primo Soccorso
- Uscita di Emergenza
- Uscita di Emergenza a Destra
- Uscita di Emergenza a Sinistra
- Scala Sinistra Giù_Scala Destra Giù
- Percorso interno orizzontale
- Percorso di Esodo verso il basso
- Percorso di Esodo verso l'alto
- QE** Quadro Elettrico
- Smistamento flusso entrata/uscita_ ORIZZONTALE
- Smistamento flusso entrata/uscita_ BASSO
- Smistamento flusso entrata/uscita_ VERTICALE
- Maniglioni antipanico
- Distanza interpersonale di 1.00 m minimo

Numeri utili

Evento	Chi chiamare	Numero
Incendio, crollo, fuga di gas	VVF	115
Ordine Pubblico	Carabinieri	112
	Servizio di Pubblica Emergenza	113
Infortunio	Pronto Soccorso Sanitario	118
Avvelenamento	Centro Antiveneni di Milano	02 66101029

- #### INDICAZIONI GENERALI
1. DISTANZA INTERPERSONALE DI 1,00 m;
 2. DISTANZA INSEGNANTE/BANCHI 2,00 m;
 3. FASCIA APERTURE INFISSI A BANDIERA 0.75 m
 4. STACCO PARETI 0.60 m
 5. PERCORSI COME IN ELABORATO GRAFICO
 7. BANCHI DIM 50X70

PUNTO DI RACCOLTA Piazza 5 Dicembre

PIANO REDATTO DA: ing. Ilde Maria NOTARIANNE

