


ISTITUTO COMPRENSIVO "BORRELLO- FIORENTINO"- via Maratazzo
LAMEZIA TERME (CZ)
SEDE VIA MATARAZZO
PIANTA PIANOTERRA SCALA 1:100

CZIC868008 - AEEE3BD - I.C. BORRELLO FIORENTINO - REGISTRO PROTOCOLLO - 0003548 - 25/03/2024 - VL9 - U

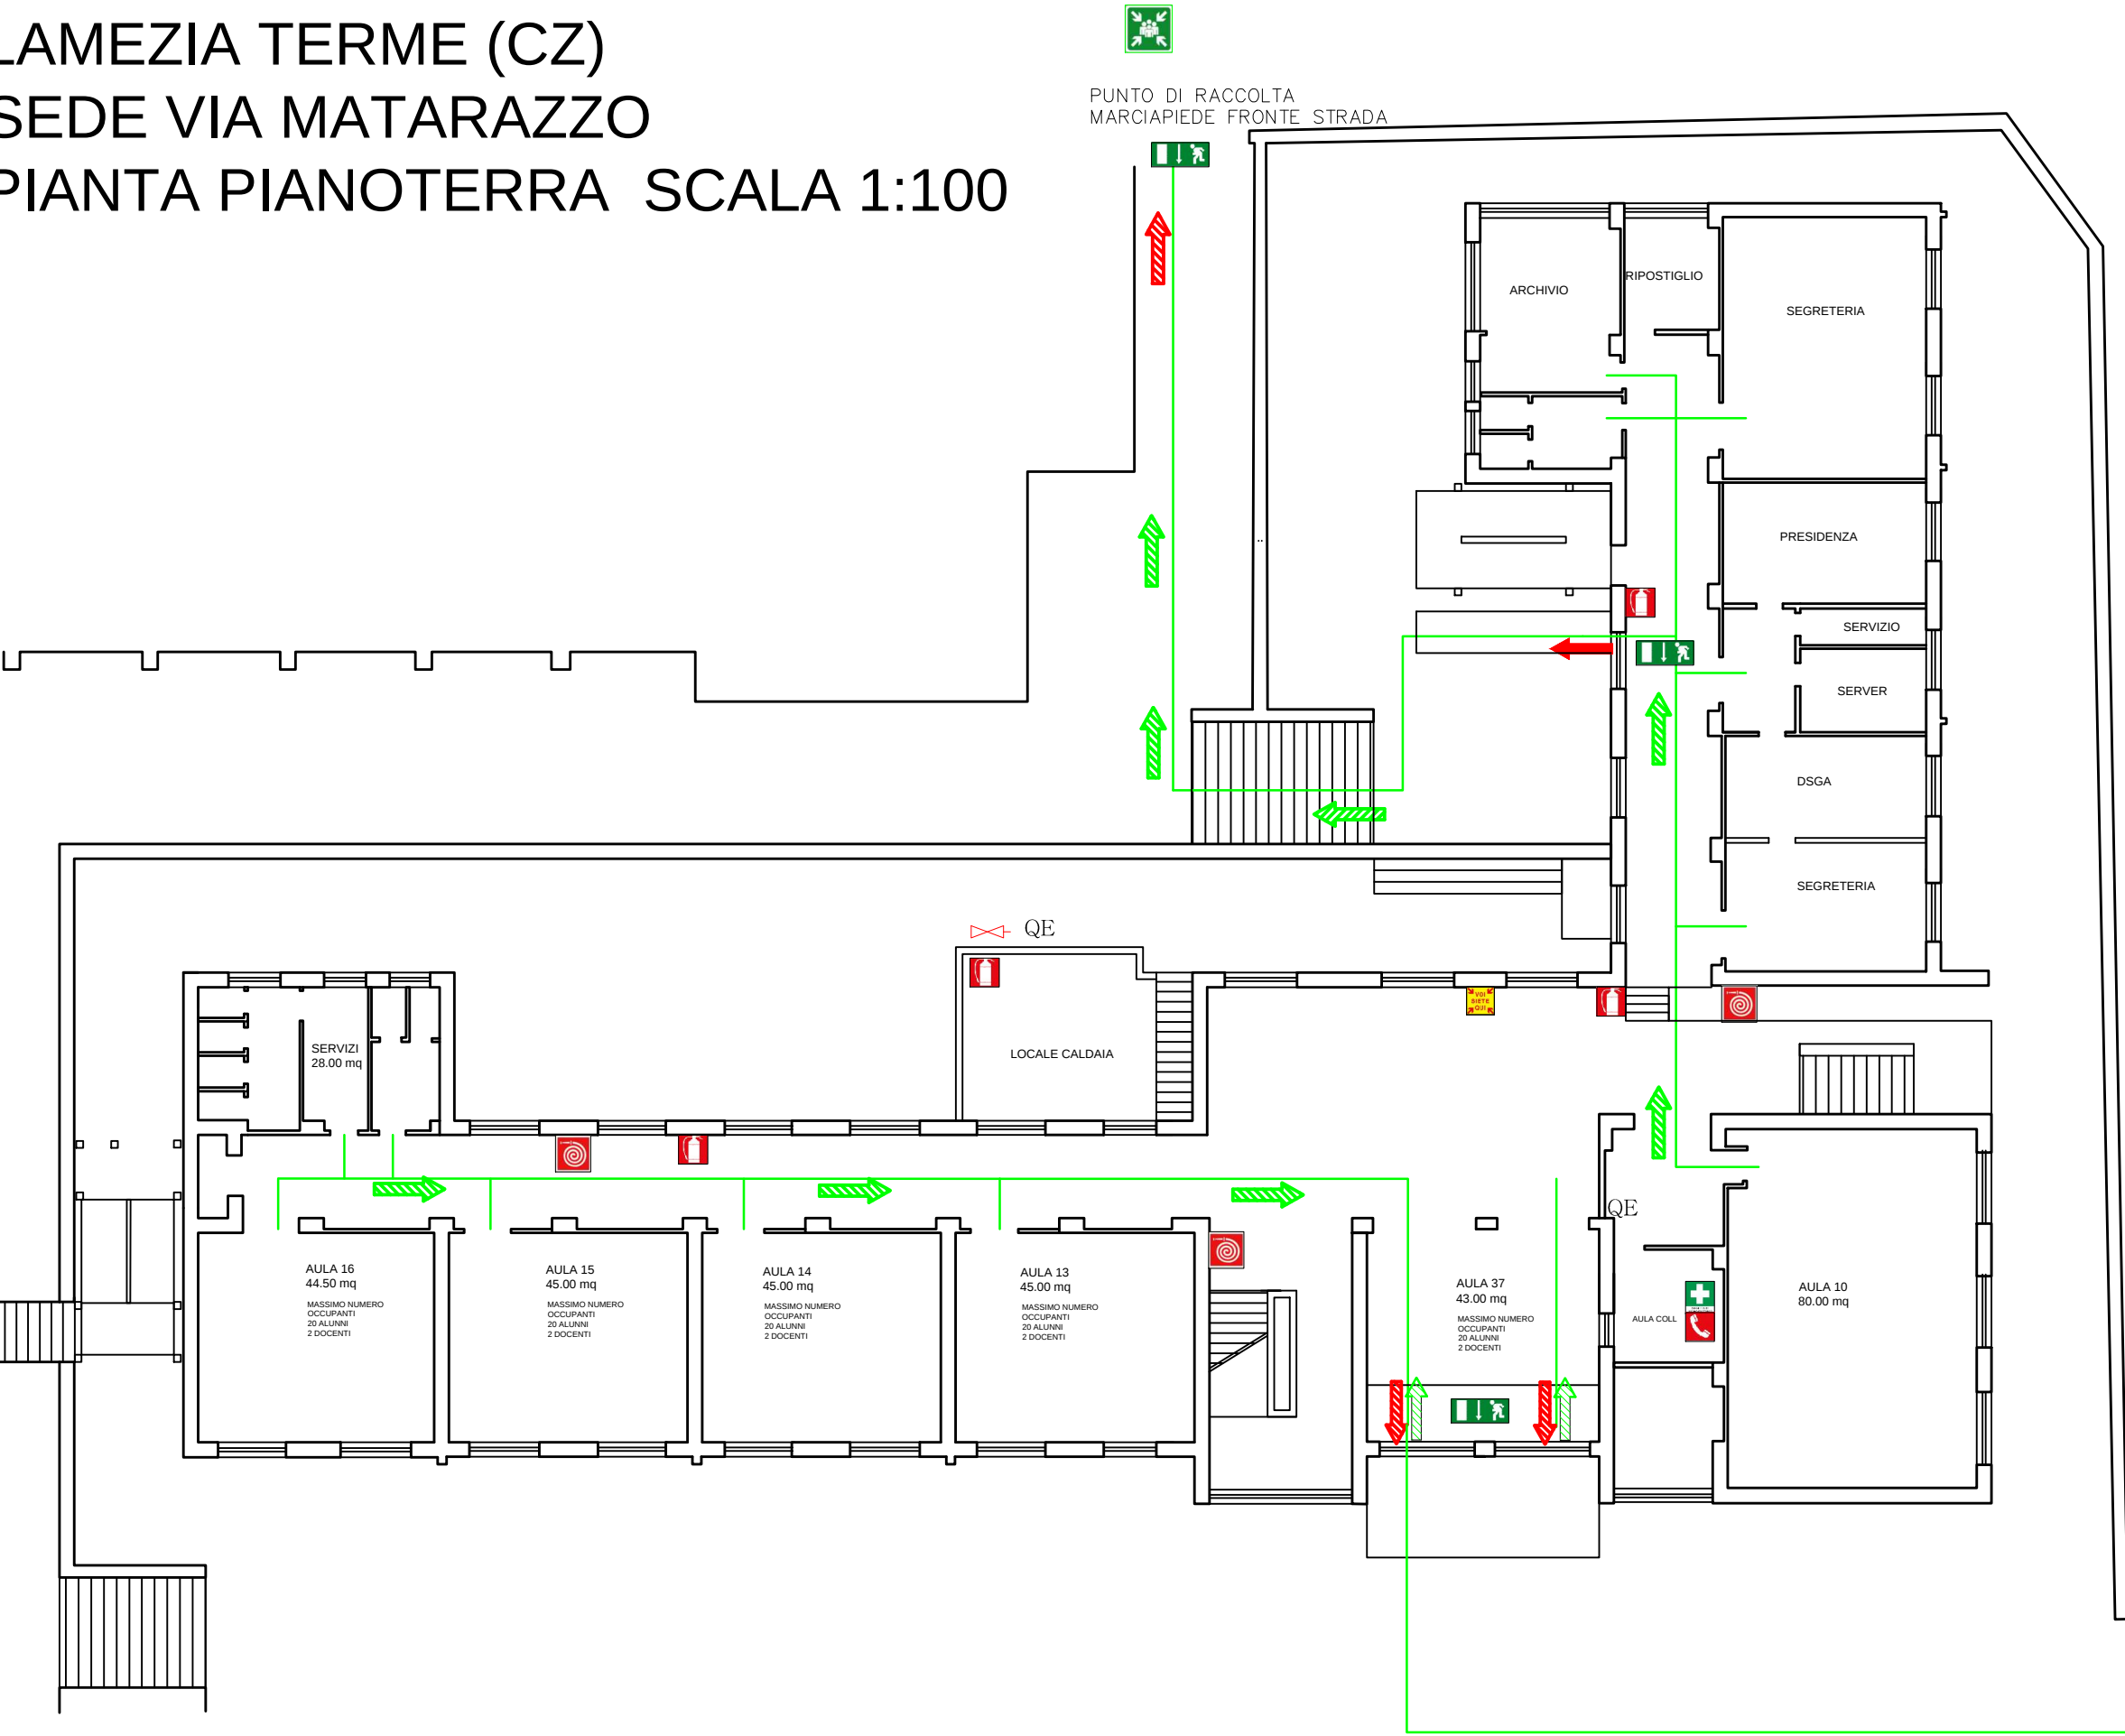

Legenda

- Posizione Utente
- Telefono Emergenze
- Estintore Portatile A POLVERE
- Estintore Portatile CO2
- Estintore CARRELLABILE
- Idrante
- Allarme antincendio
- Pulsante di allarme antincendio
- Intercettazione acqua
- Intercettazione gas
- Punto di raccolta
- Cassetta Primo Soccorso
- Uscita di Emergenza
- Uscita di Emergenza a Destra
- Uscita di Emergenza a Sinistra
- Scala Sinistra Giù_Scala Destra Giù
- Percorso interno orizzontale
- Percorso di Esodo verso il basso
- Percorso di Esodo verso l'alto
- QE Quadro Elettrico
- Smistamento flusso entrata/uscita_ ORIZZONTALE
- Smistamento flusso entrata/uscita_ BASSO
- Smistamento flusso entrata/uscita_ VERTICALE
- Maniglioni antipánico
- Distanza interpersonale di 1.00 m minimo

Numeri utili

Evento	Chi chiamare	Numero
Incendio, crollo, fuga di gas	VVF	115
Ordine Pubblico	Carabinieri	112
	Servizio di Pubblica Emergenza	113
Infortunio	Pronto Soccorso Sanitario	118
Avvelenamento	Centro Antiveneni di Milano02	66101029

PIANO REDATTO DA: ing. Ilde Maria NOTARIANNE

PUNTO DI RACCOLTA
VIA MATARAZZO