

COMUNE DI GATTEO
 PROVINCIA DI FORLÌ/CESENA

COMMITENTE
 COMUNE DI GATTEO
 Piazza Vespi n. 6 - cap 47043 - Gatteo (FC)

OGGETTO
 DISPOSIZIONE ARREDI AULE NELLA SCUOLA PRIMARIA "MORETTI"
 Via Torricelli n. 3 - Sott'Angelo

PROGETTO

PIANTA PIANO TERRA, P.PRIMO


1

SCALA 1:70


BIA Ing. VITTORIO BIANCHI
 ARCHITETTO
 VIA S. GIUSEPPE, 10 - 47021 - FORLÌ (FC)

MORETTI

PER GLI ARREDI
 VEDI ALLEGATO
 - ARREDI MORETTI -

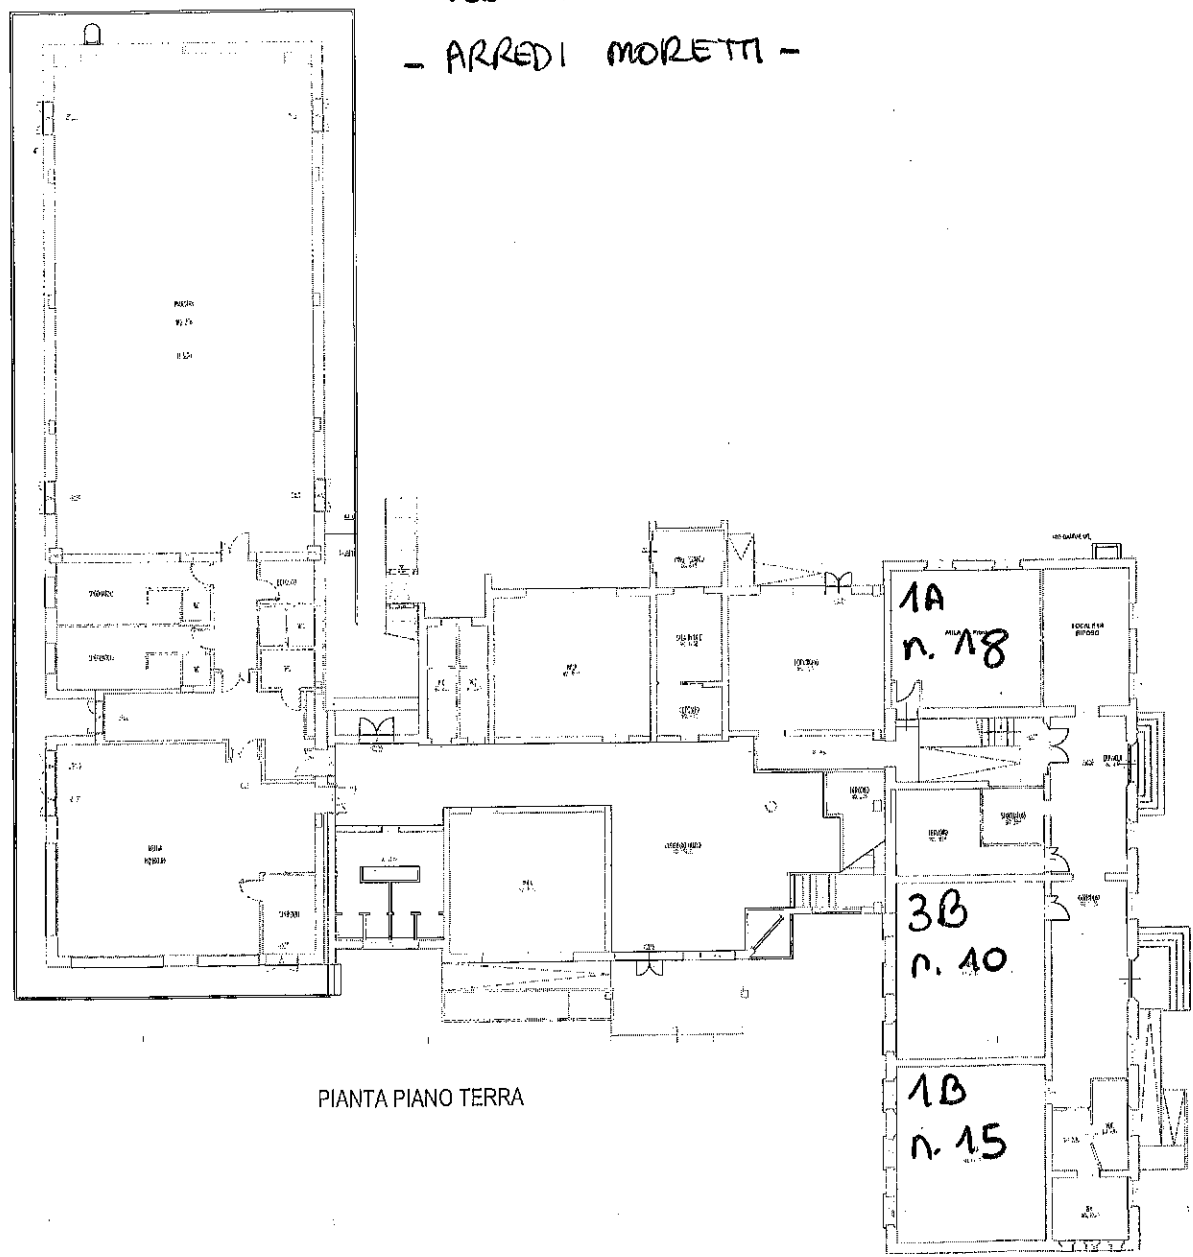

PIANTA PIANO TERRA

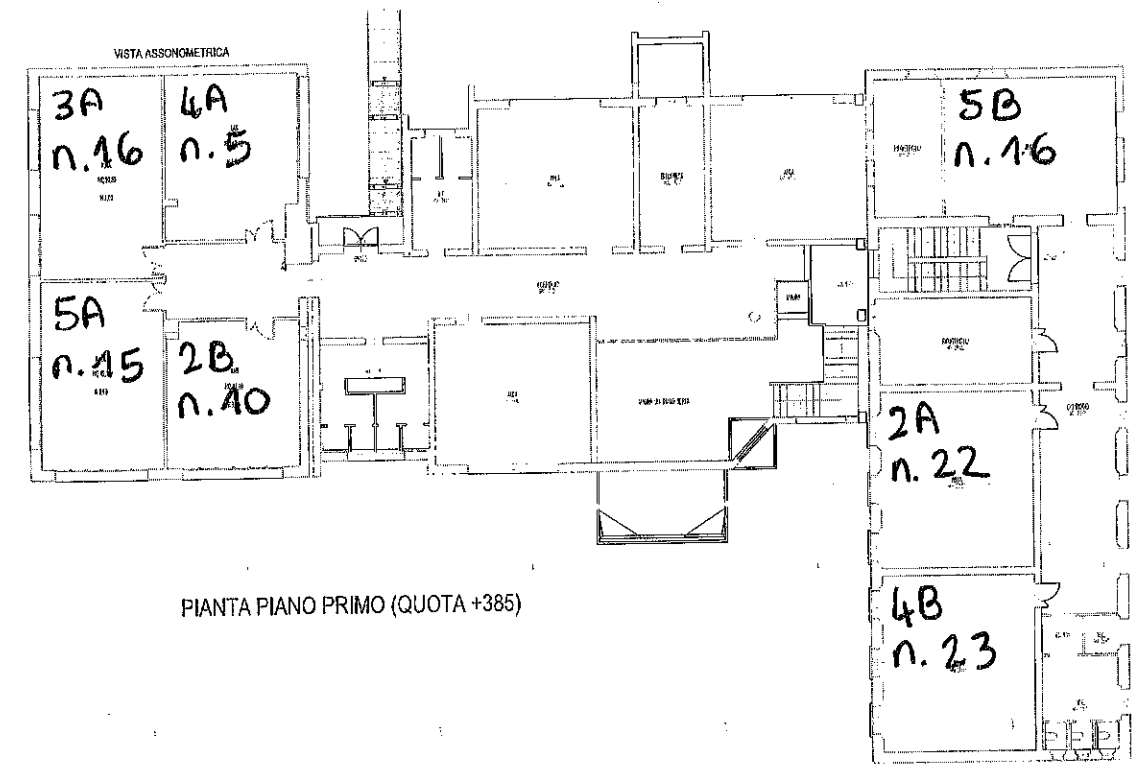

PIANTA PIANO PRIMO (QUOTA +385)

PRIMARIA "DE AMICIS"



Pro. Ing. Alessandro
di via Roma, 2 - 47043 Gatteo (FC)
tel. 0541-83663 - fax 0541-83102 - email alessandro@comune.gatteo.fc.it

COMUNE DI GATTEO
PROVINCIA DI FORLÌ-CESENA


COMITENTE : COMUNE DI GATTEO
Piazza Vesi n. 6 - cap 47043 - Gatteo (FC)

OGGETTO : DISPOSIZIONE ARREDI AULE NELLA SCUOLA PRIMARIA "DE AMICIS"
Via Roma n.3-4 - Gatteo Capoluogo


PROGETTO	PIANTA PIANO TERRA, P.PRIMO	TAVOLA 1 SCALA 1:100
----------	-----------------------------	----------------------------

Aut. Ing. Massimiliano
025 01 - ARCH-101-ES
CANTIERE DAL 02/07/2015



PER GLI ARREDI
VEDI. ALLEGATO
- ARREDI DE AMICIS -

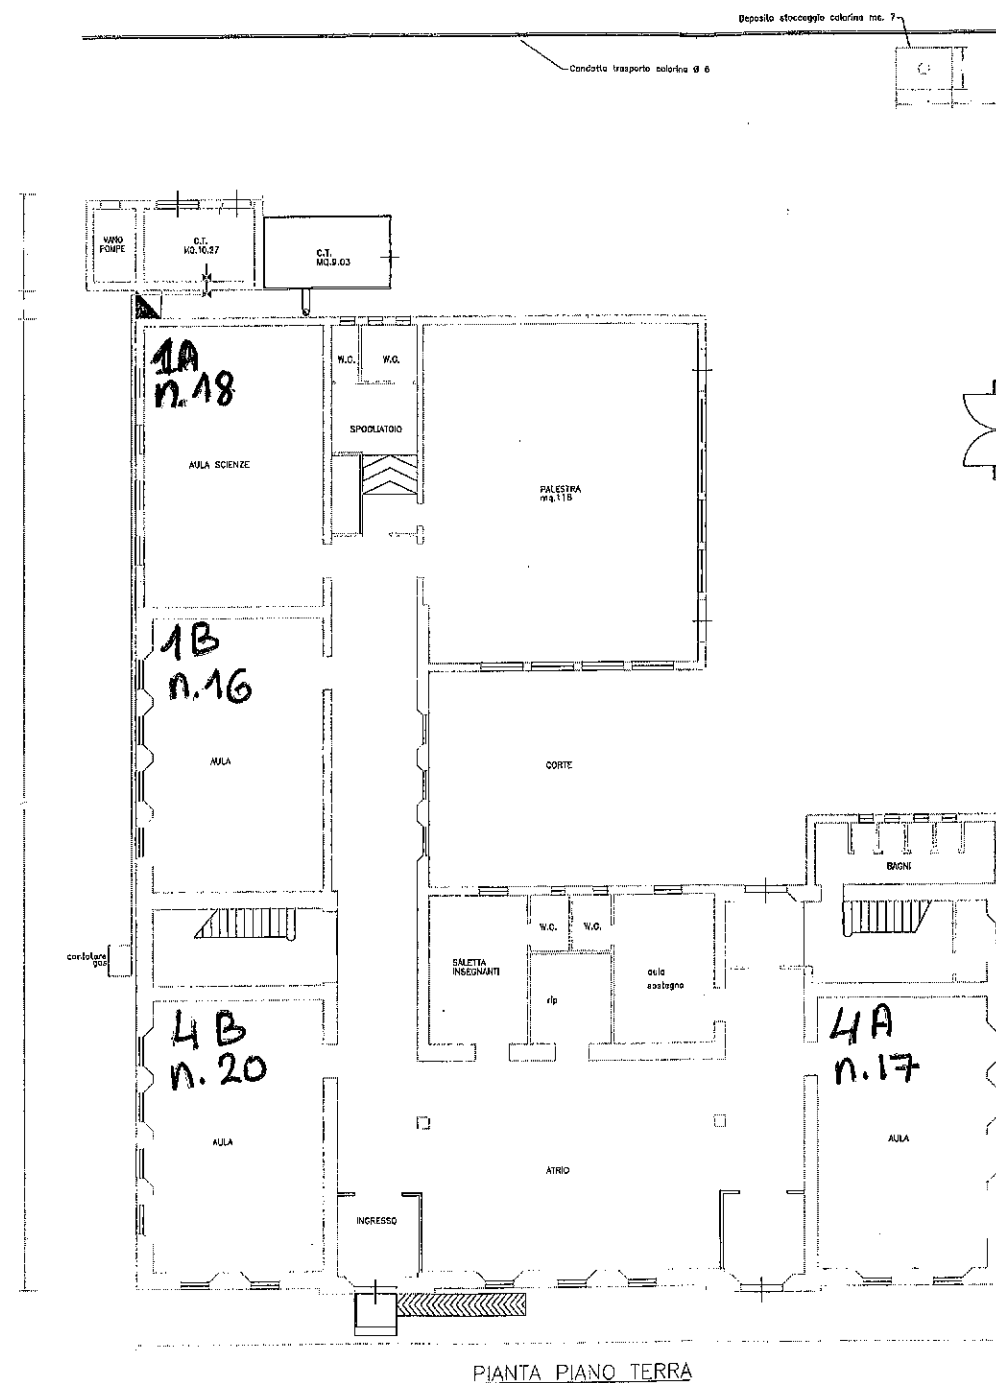

PIANTA PIANO TERRA

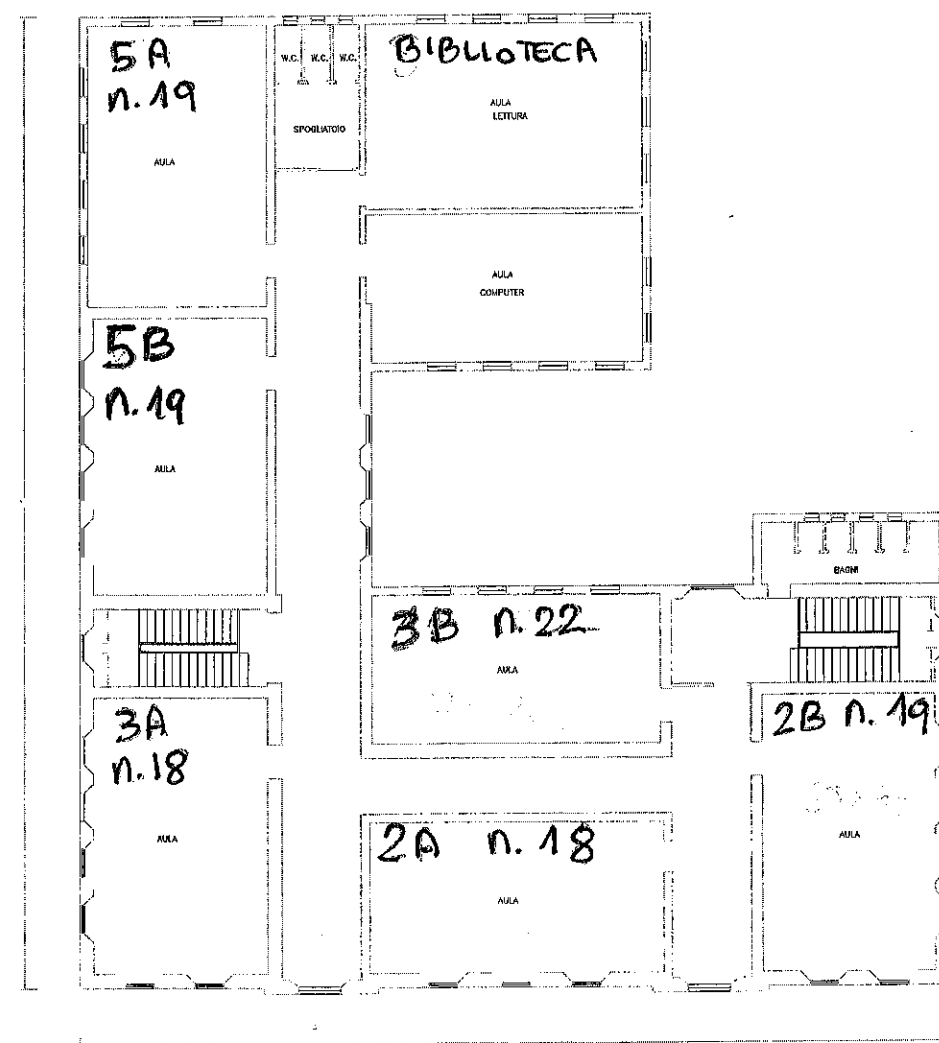

PIANTA PIANO PRIMO

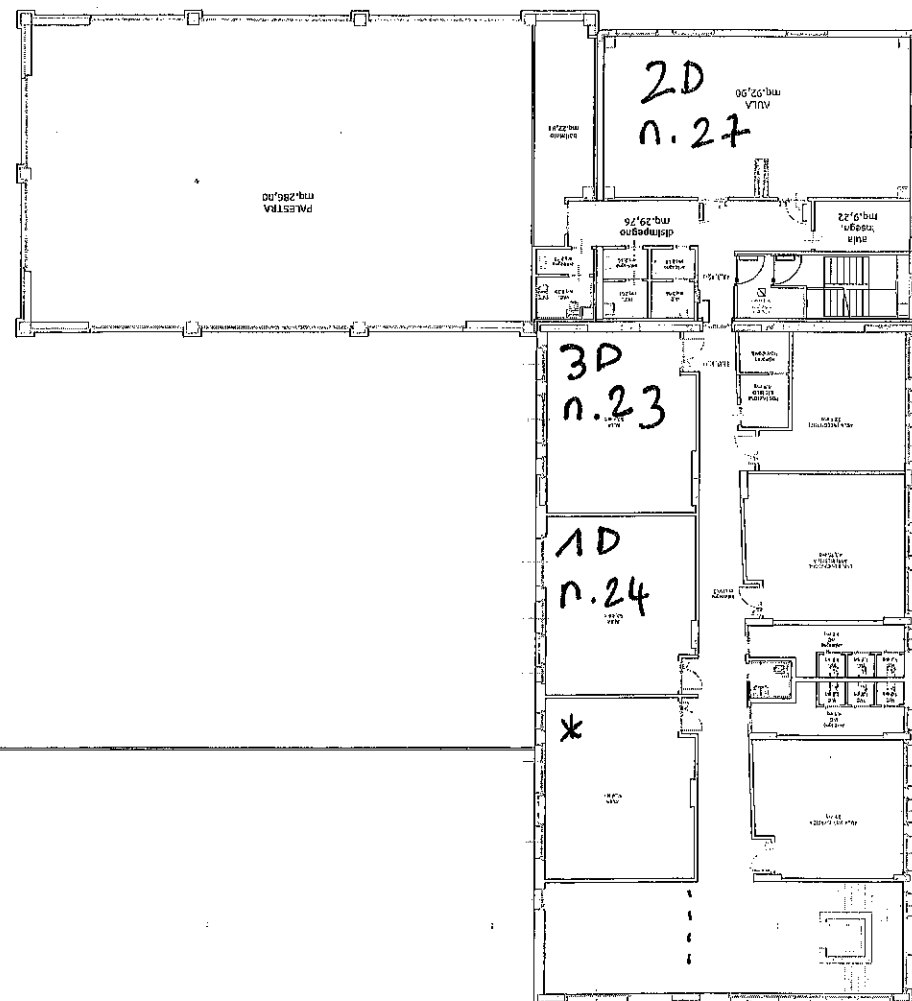 

SECONDARIA

* LASciare libera per

Necessita' scuola
primaria.


possibilità di chiudere
con cartongesso

BANCHI UGUALI

64X64

ARM ADIETTI UGUALI

100 x 45

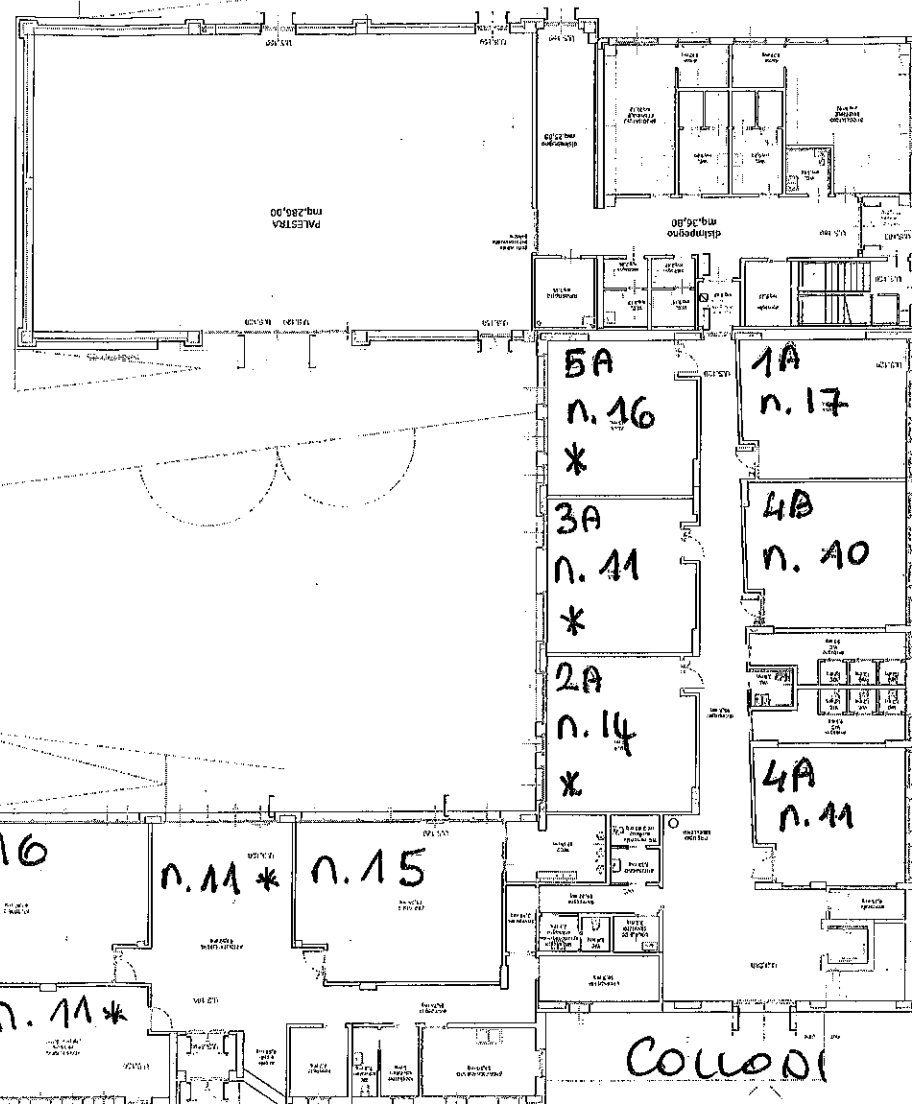

Inf. Pinocchio

* provenienti dal
"Girasole"

VIA GRAMSCI

* n. 2 SCAFFALI
1,05 x 40
1,00 x 43

BANCHI UGUALI PER
TUTTE LE CLASSI
70x50

ARMADIETTI UGUALI PER
TUTTE LE CLASSI
100 X 45

CATTEDRE UGUALI PER
TUTTE LE CLASSI
140 X 70

[illegible]

Dott. Ing. Alessandro Basso
Via San Rocco, 2 - 47030 San Marino (FC)
Tel. 0541-85083 - fax 0541-81220 - email a.basso@comune.fc.it
C.F. 05400200997 - P. IVA 0202010101

COMUNE DI GATTEO
PROVINCIA DI FORLÌ-CESENA


COMMITTENTE : COMUNE DI GATTEO
Piazza Vesi n. 6 - cap 47043 - Gatteo (FC)

OGGETTO : DISPOSIZIONE ARREDI AULE SCUOLA
DELL'INFANZIA "PETER PAN"
Via G. Leopardi - Gatteo

PROGETTO	PIANTA PIANO TERRA,	TAVOLA: 1 SCALA 1:50
----------	---------------------	-----------------------------------

PETER PAN

Dott. Ing. Massimiliano
0541-85083 - fax 0541-81220 - email a.basso@comune.fc.it
C.F. 05400200997 - P. IVA 0202010101

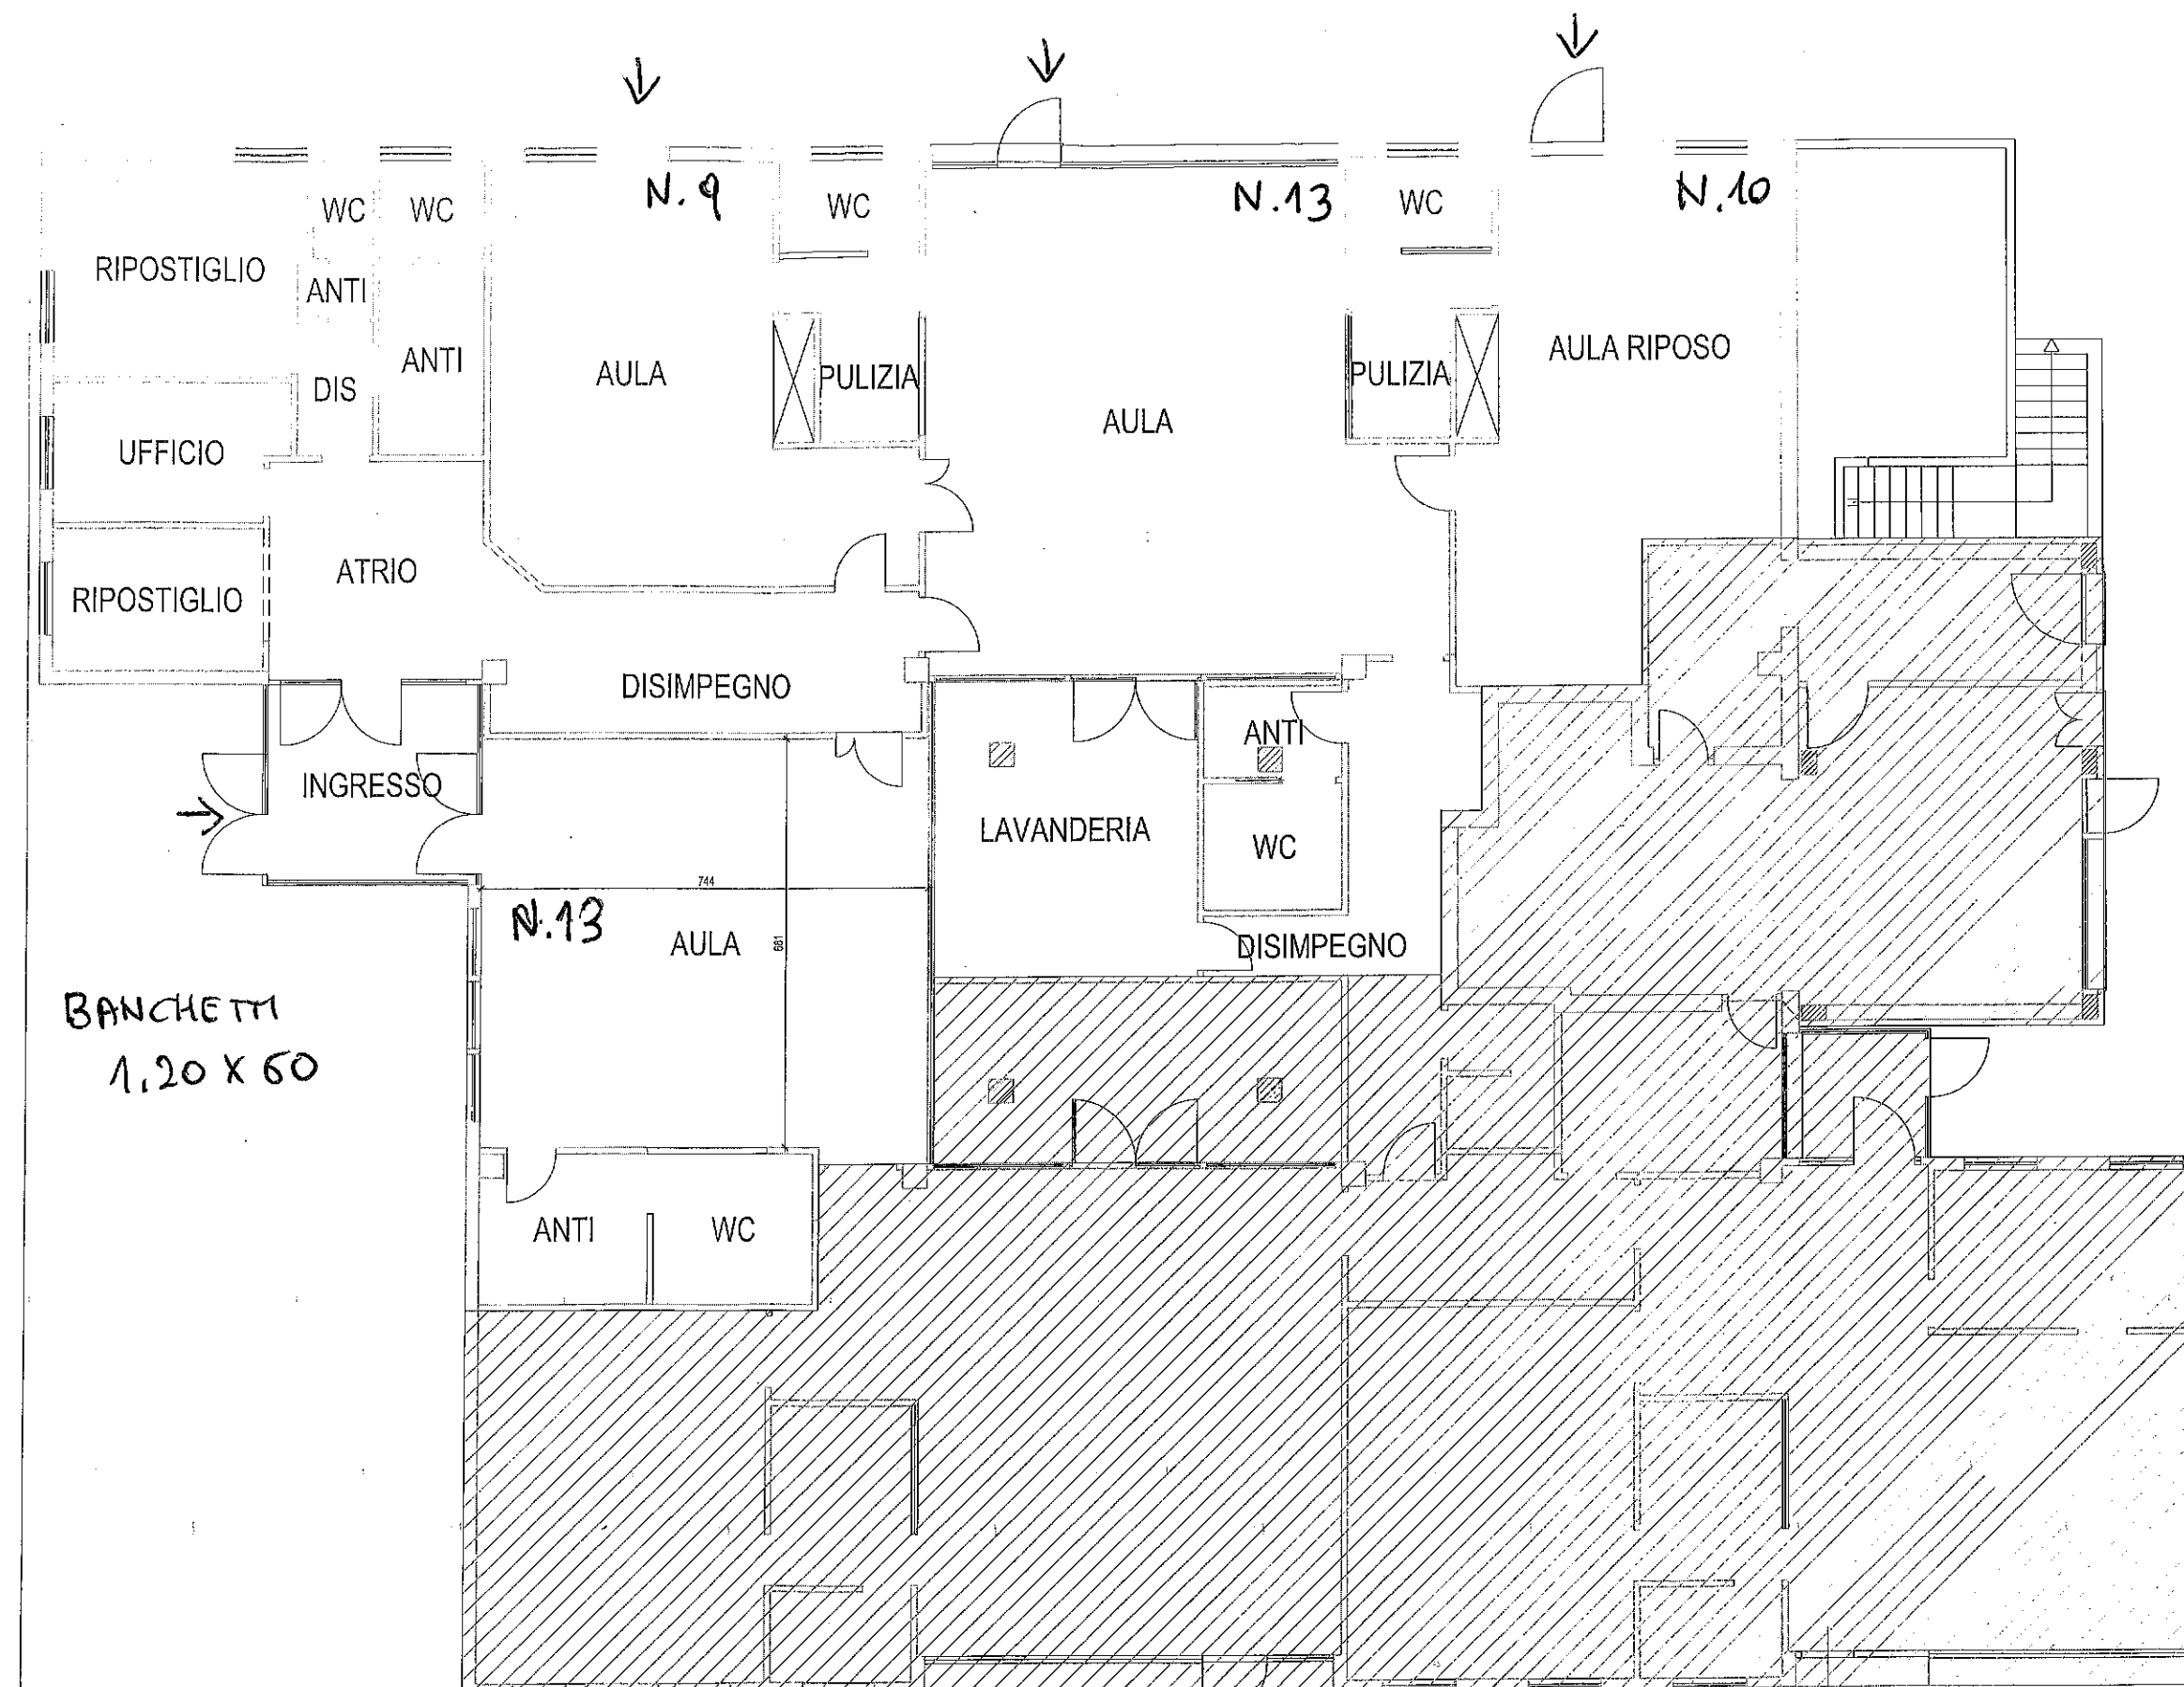

PIANO DI EVACUAZIONE

PIANTA PIANO TERRA

SCUOLA SECONDARIA "GIOVANNI PASCOLI"
Via Don Ghinelli, 8 - Gatteo



LEGENDA

	PERCORSO DI ESODO		ESTINTORE
	USCITA DI EMERGENZA		QUADRO ELETTRICO
	SCALA DI EMERGENZA DISCESA		IDRANTE
	CENTRO DI RACCOLTA ESTERNO		VALVOLA D'INTERCETTAZIONE
	CASSETTA PRONTO SOCCORSO		SGNACIO ELETTR. EMERGENZA