
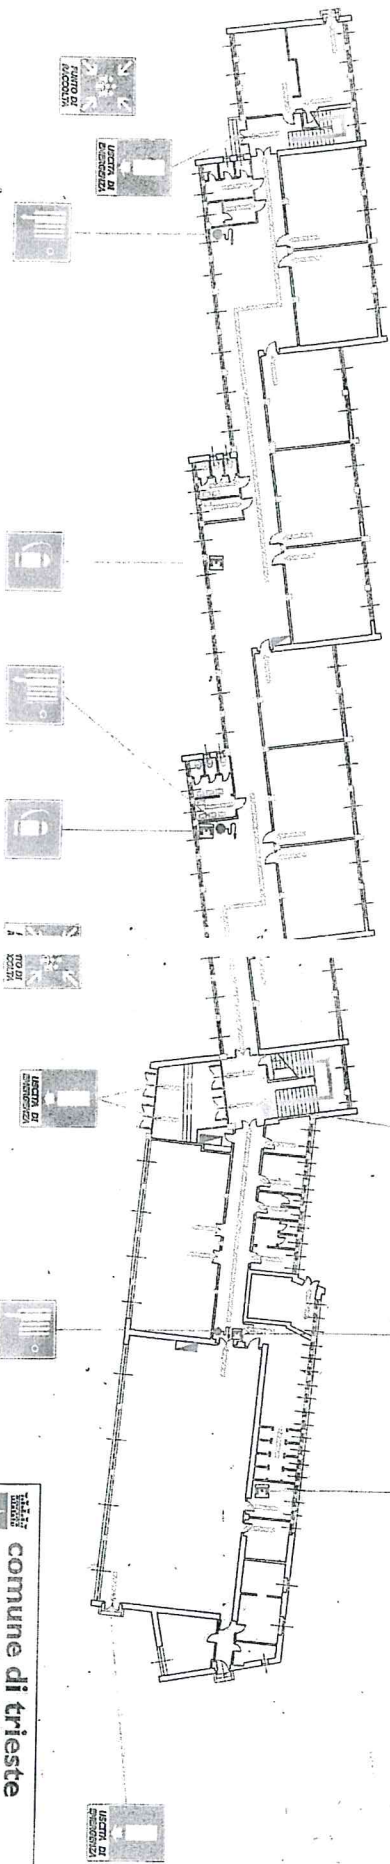


PIANO DI SITUAZIONE MULLER

Scala 1 : 1000

Scuola Media "CORDERMATZ"

Perimetrio piano a terra

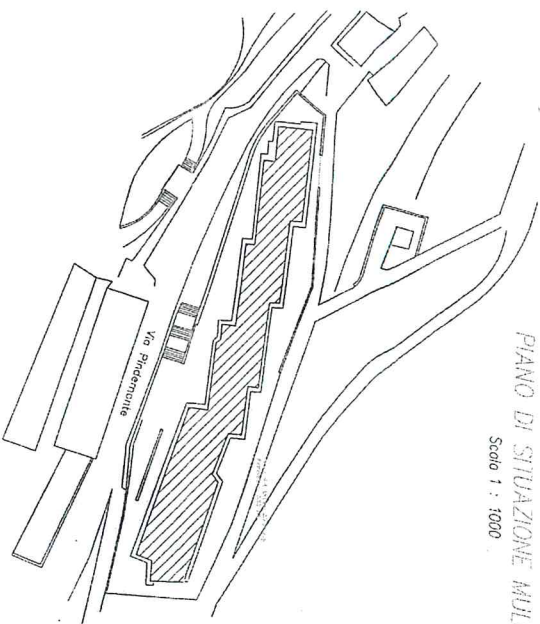

VOI SIETE QUI

Sistema di vie d'uscita

Percorso d'uscita verso l'alto

Percorso d'uscita orizzontale

Percorso d'uscita verso il basso

Estintori

Estintore portatile

 
Sistemi antincendio idrici

Idrante a muro con tubazione flessibile e lancia

Elementi impianti elettrici

Quadro elettrico

comune di trieste
area territorio e patrimonio



SGM Consulting s.n.c. di A. Vella & C. (capogruppo)
via Beldi 10 - Trieste
Ge.F. S.p.A. via A. Strada 7 - ROMA
Consorzio Iaremate Via Tondello 15 - Bavena
Zanet & Figli S.p.A. via Canal di Lera 116 - Roma

Il presente elaborato grafico è di proprietà della A.T.I. e non può essere riprodotto utilizzando il marchio A.T.I. GLOBAL SERVICE per il Comune di Trieste senza autorizzazione scritta. Art. 39 - L. 22/4/1941 - n° 63

Piano Piano

